


OZNACZENIA

- INSTALACJA WODY ZIMNEJ
- INSTALACJA WODY CIEPŁEJ
- PE30** — ELEKTRYCZNY POJEMNOŚCIOWY PODGRZEWACZ WODY ARISTON LUX ECO O POJ. 30L, MOC 1,8KW
- PE10** — ELEKTRYCZNY POJEMNOŚCIOWY PODGRZEWACZ WODY ARISTON LUX ECO O POJ. 10L, MOC 1,8KW
- INST. KANALIZACJI SANITARNEJ
- P1** — PROJ. PIONY KANALIZACJI SANITARNEJ

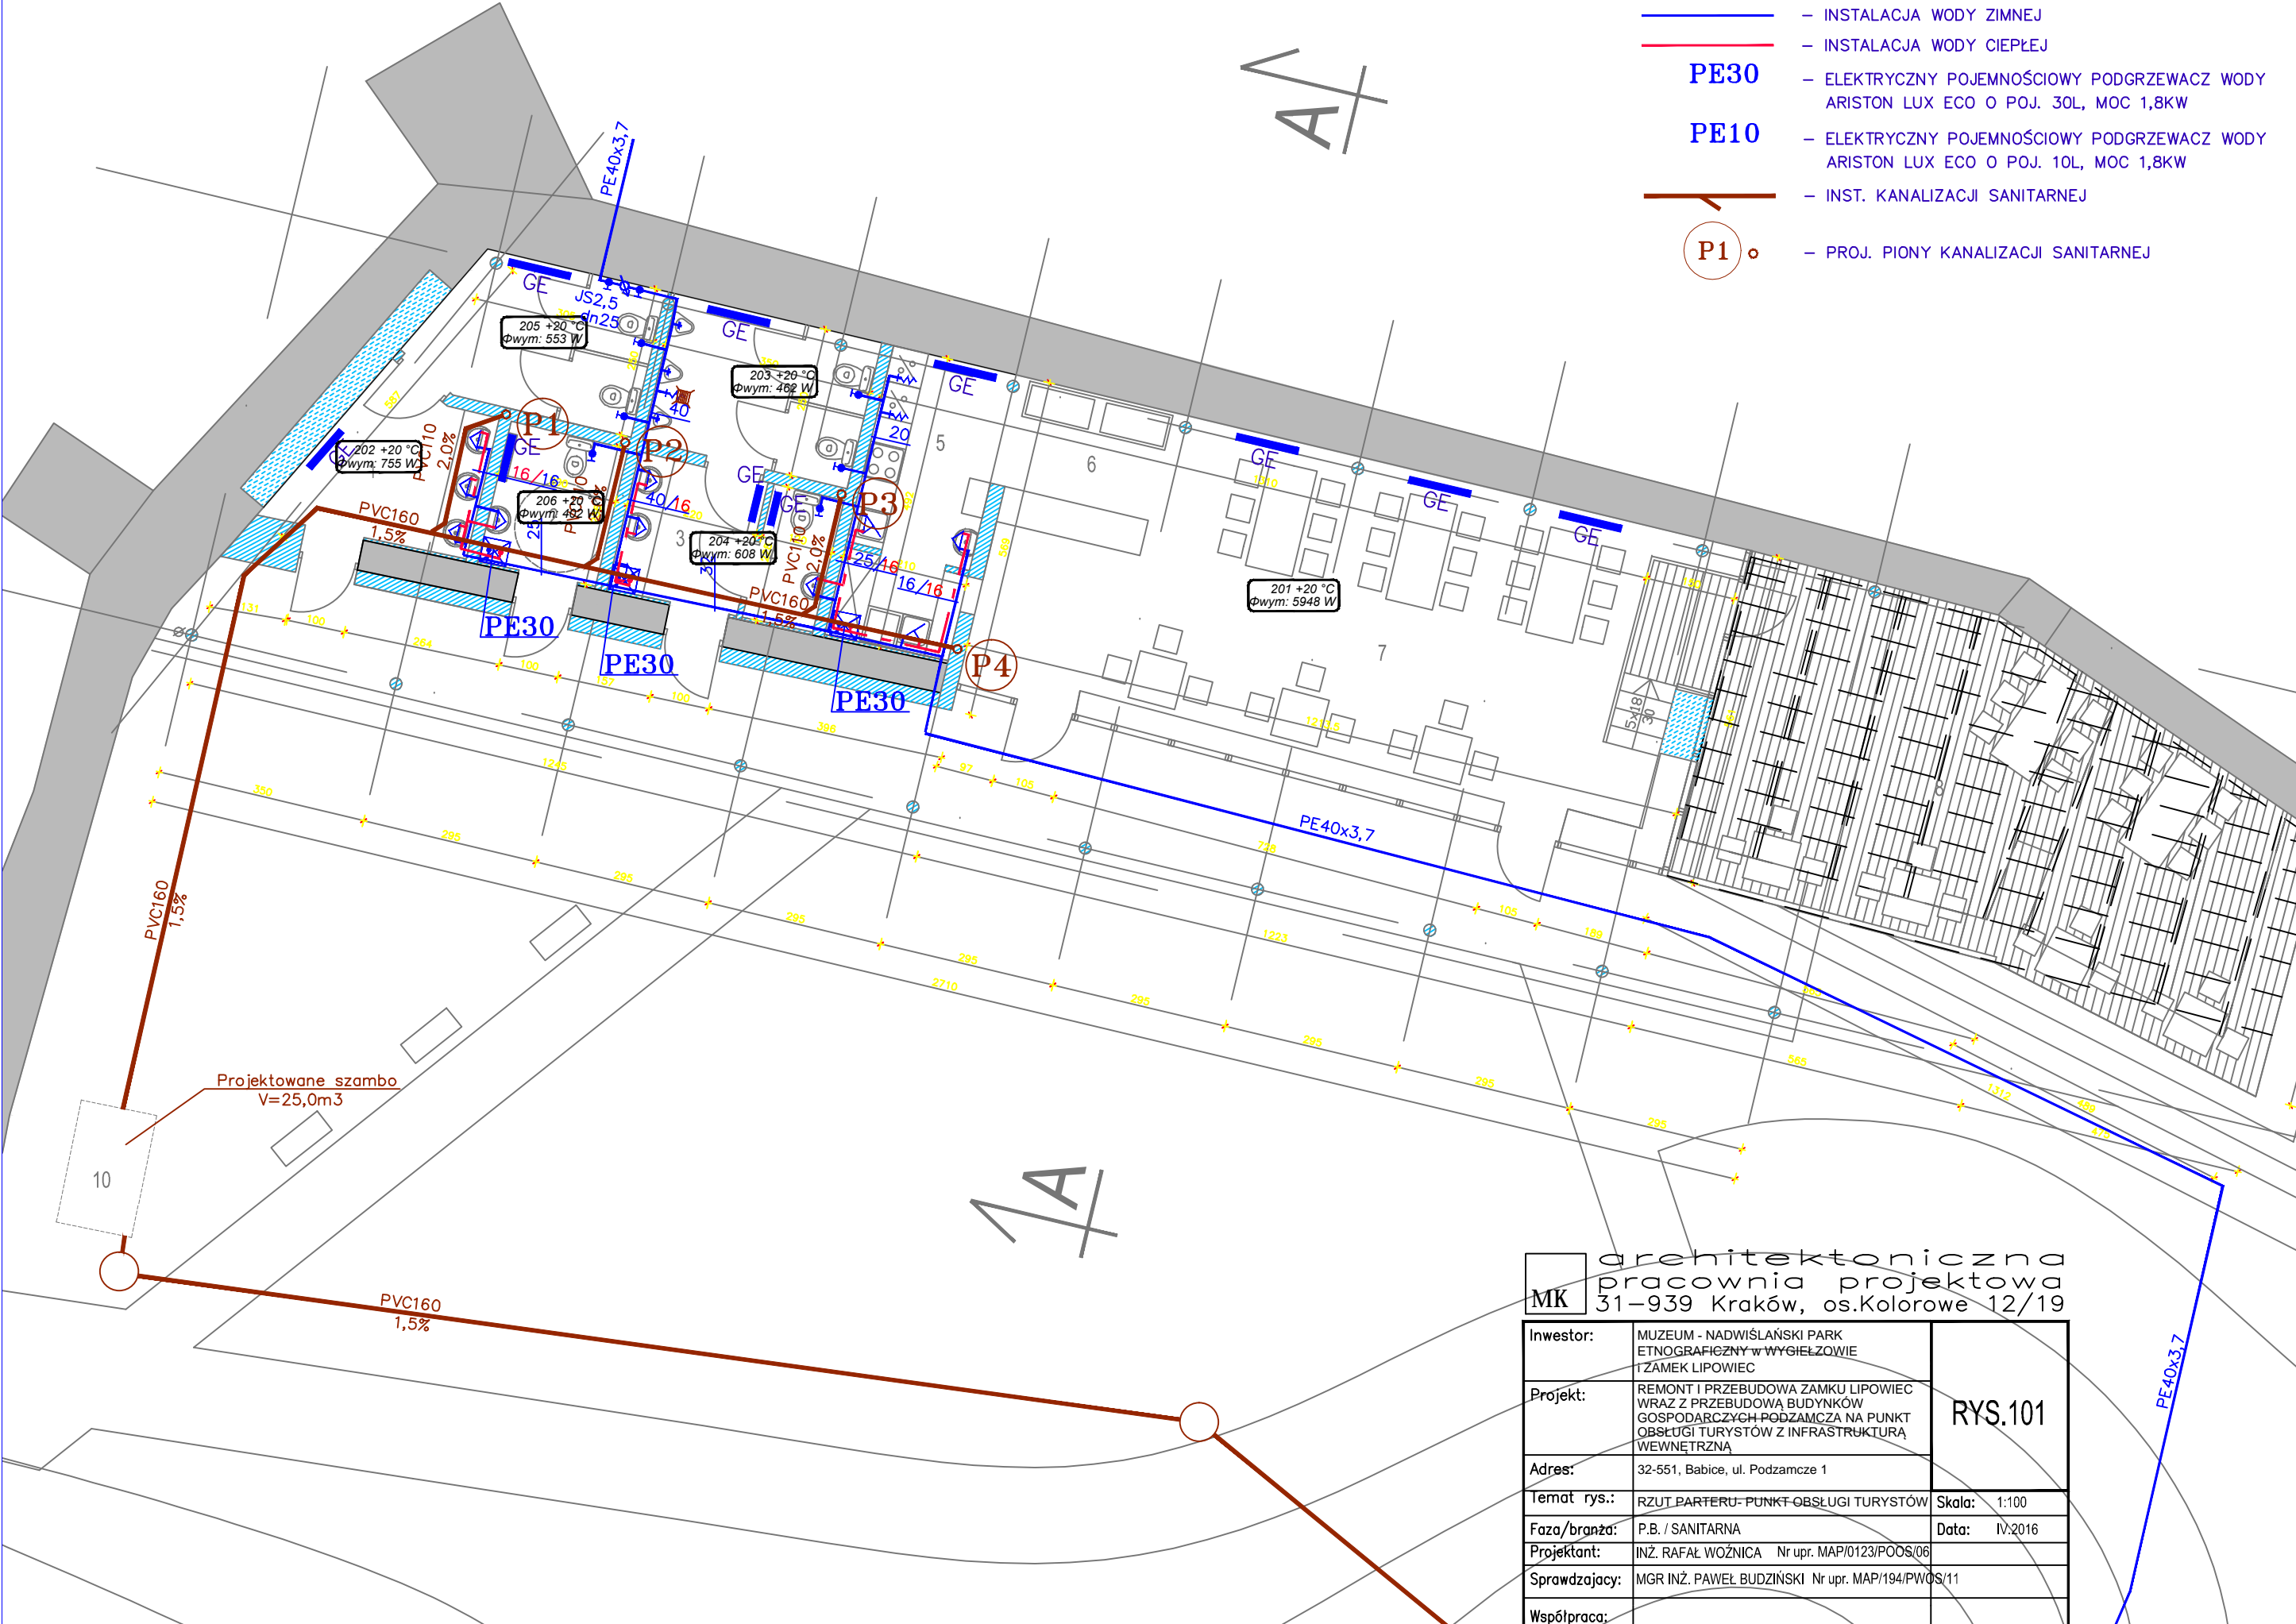

architektoniczna pracownia projektowa MK 31-939 Kraków, os.Kolorowe 12/19		
Inwestor:	MUZEUM - NADWIŚLAŃSKI PARK ETNOGRAFIJNY W WYGHŁZOWIE I ZAMEK LIPOWIEC	RYS.101
Projekt:	REMONT I PRZEBUDOWA ZAMKU LIPOWIEC WRAZ Z PRZEBUDOWĄ BUDYNKÓW GOSPODARCZYCH-PODZAMCZA NA PUNKT OBŚŁUGI TURYSTÓW Z INFRASTRUKTURĄ WEWNĘTRZNĄ	
Adres:	32-551, Babice, ul. Podzamcze 1	
Temat rys.:	RZUT PARTERU- PUNKT-OBŚŁUGI TURYSTÓW	Skala: 1:100
Faza/branża:	P.B. / SANITARNA	Data: IV.2016
Projektant:	INŻ. RAFAŁ WOŹNICA Nr upr. MAP/0123/POOS/06	
Sprawdzający:	MGR INŻ. PAWEŁ BUDZIŃSKI Nr upr. MAP/194/PWOS/11	
Współpraca:		